


SIMBOLOGÍA	
RECURSOS	
	EXTINTOR
EVACUACIÓN	
	SALIDA DE EMERGENCIA
	RUTA DE EVACUACIÓN
	PUNTO DE ENCUENTRO

INGRESO PRINCIPAL

<b>PLANTA DE LACTEOS SANTILLAN</b>			
<b>MAPA DE RECURSOS Y EVACUACIÓN PLANTA BAJA</b>			
FECHA Abril del 2014	ESCALA 1 : 100	REALIZADO POR Dra. María Isabel Verdesoto	FIRMA

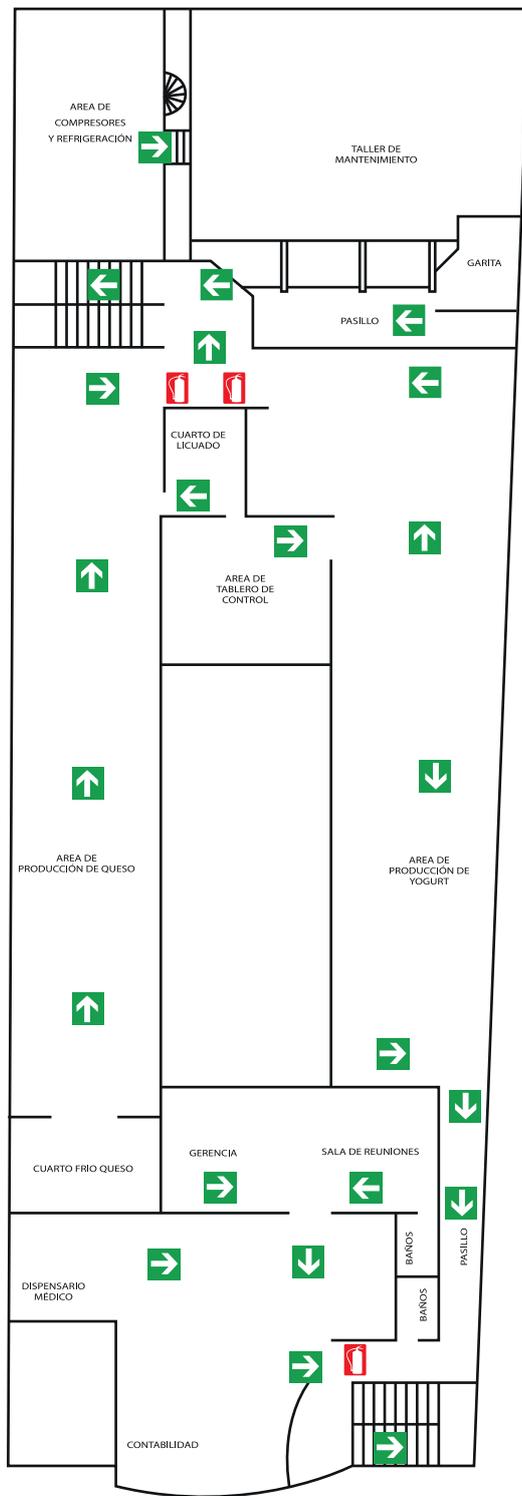


SIMBOLOGÍA	
RECURSOS	
	EXTINTOR
EVACUACIÓN	
	SALIDA DE EMERGENCIA
	RUTA DE EVACUACIÓN
	PUNTO DE ENCUANTRO

## PLANTA DE LACTEOS SANTILLAN

### MAPA DE RECURSOS Y EVACUACIÓN SEGUNDA BAJA


FECHA Abril del 2014	ESCALA 1 : 100	REALIZADO POR Dra. María Isabel Verdesoto	FIRMA
-------------------------	-------------------	--	-------

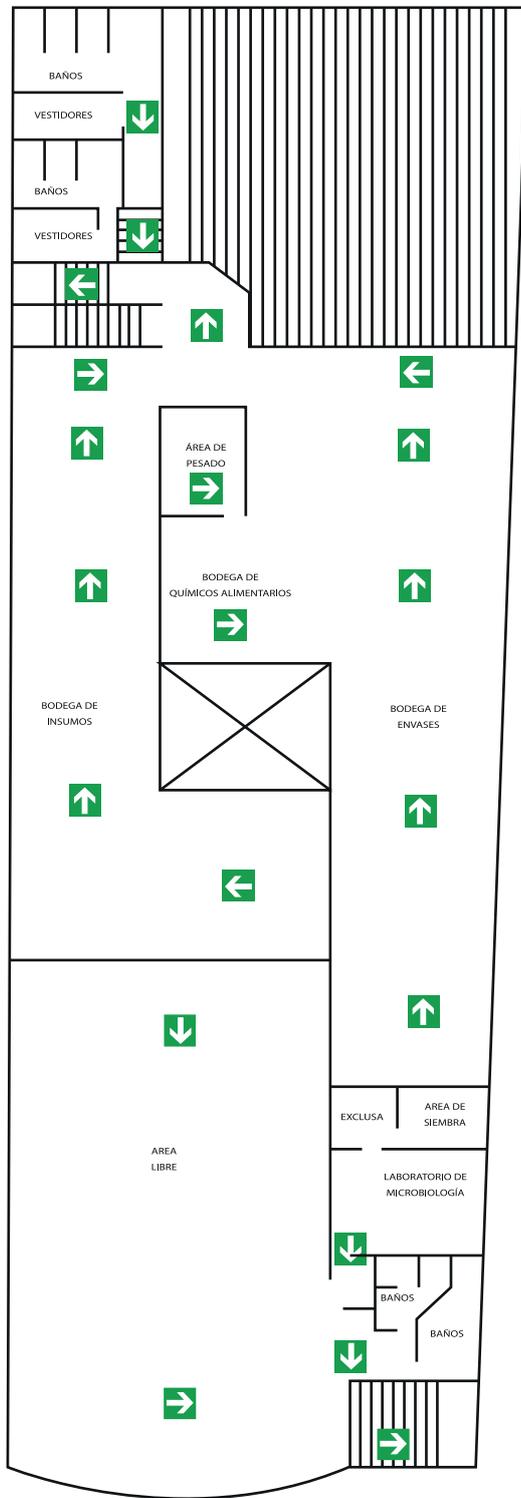

SIMBOLOGÍA	
RECURSOS	
	EXTINTOR
EVACUACIÓN	
	SALIDA DE EMERGENCIA
	RUTA DE EVACUACIÓN
	PUNTO DE ENCUANTRO



<b>PLANTA DE LACTEOS SANTILLAN</b>			
<b>MAPA DE RECURSOS Y EVACUACIÓN TERCERA BAJA</b>			
FECHA Abril del 2014	ESCALA 1 : 100	REALIZADO POR Dra. María Isabel Verdesoto	FIRMA

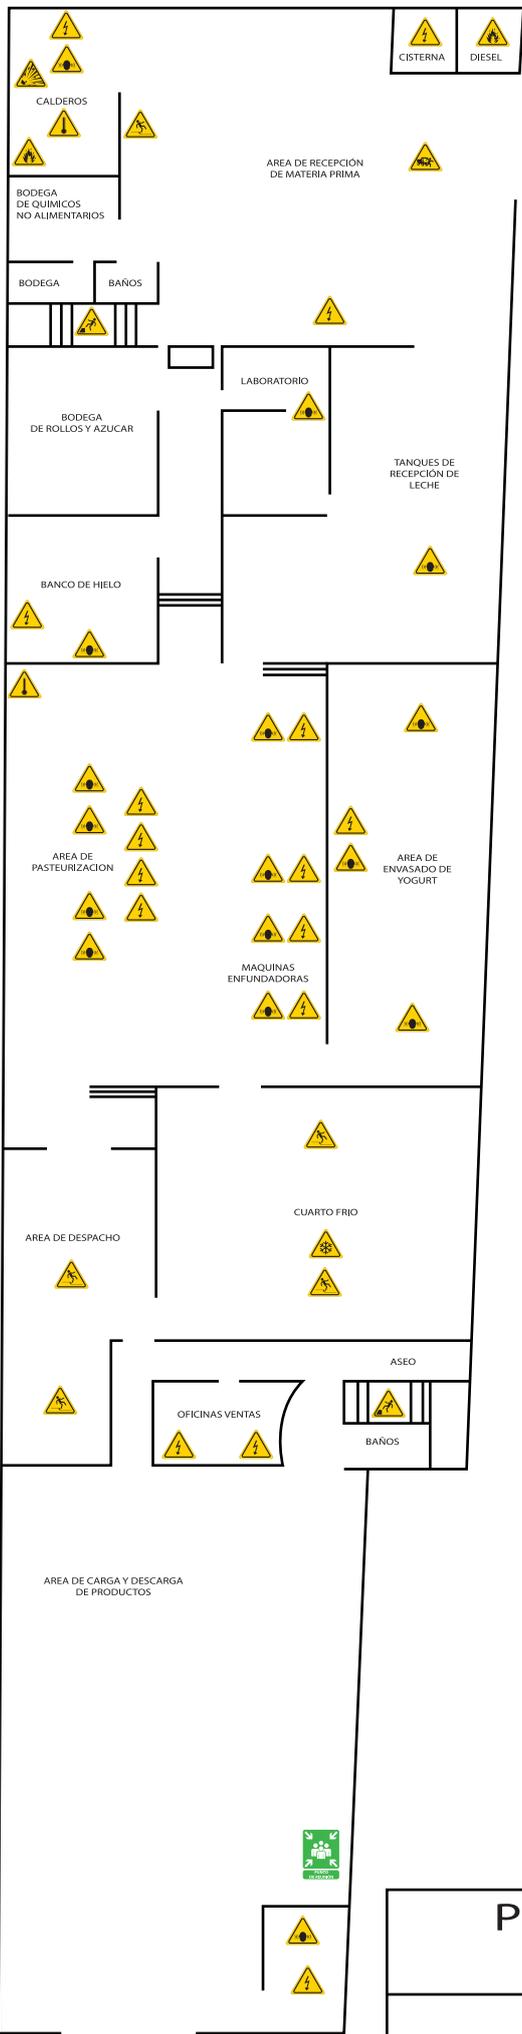

CISTERNA DIESEL


SIMBOLOGÍA	
RIESGOS	
	RUIDO
	INCENDIO
	ATRAPAMIENTO
	CAIDA A DISTINTO NIVEL
	ELÉCTRICO
	ALTAS TEMPERATURAS
	ATROPELLAMIENTO
	BAJAS TEMPERATURAS
	CAIDAS AL MISMO NIVEL
	EXPLOSIONES

INGRESO PRINCIPAL

# PLANTA DE LACTEOS SANTILLAN

## MAPA DE RIESGOS PLANTA BAJA

FECHA Abril del 2014	ESCALA 1 : 100	REALIZADO POR Dra. María Isabel Verdesoto	FIRMA
-------------------------	-------------------	--	-------

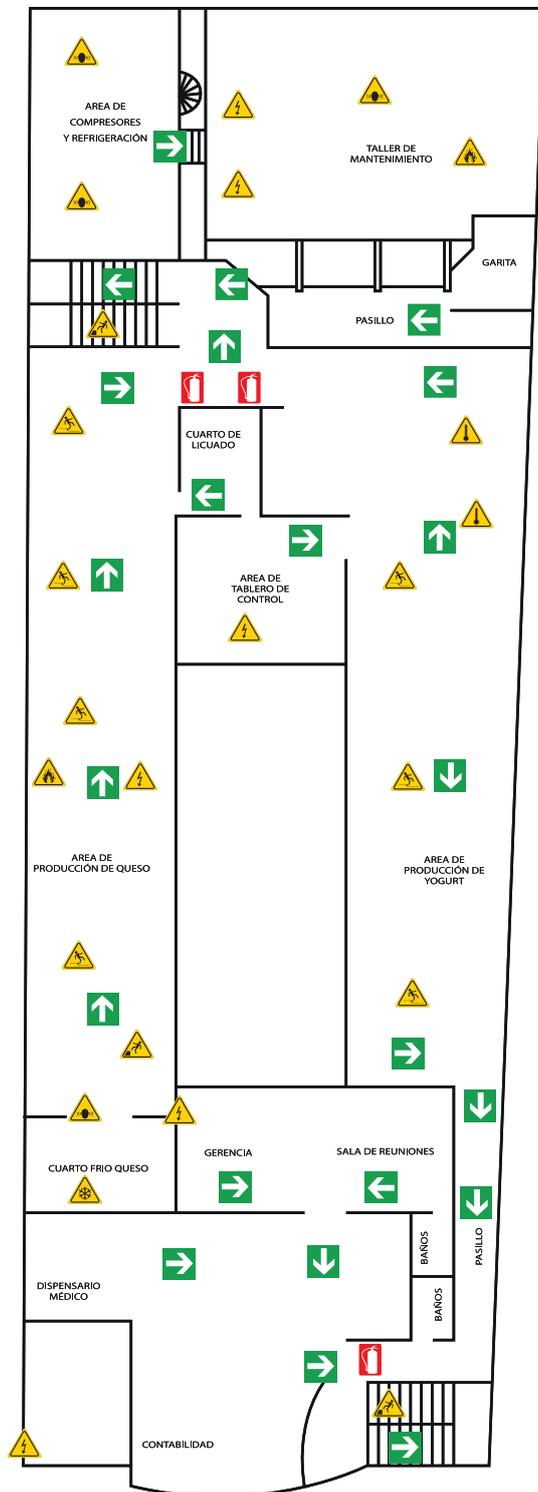


SIMBOLOGÍA	
RIESGOS	
	RUIDO
	INCENDIO
	ATRAPAMIENTO
	CAIDA A DISTINTO NIVEL
	ELÉCTRICO
	ALTAS TEMPERATURAS
	ATROPELLAMIENTO
	BAJAS TEMPERATURAS
	CAIDAS AL MISMO VIVEL
	EXPLOSIONES

# PLANTA DE LACTEOS SANTILLAN

## MAPA DE RIESGOS SEGUNDA BAJA

FECHA	ESCALA	REALIZADO POR	FIRMA
Abril del 2014	1 : 100	Dra. María Isabel Verdesoto	

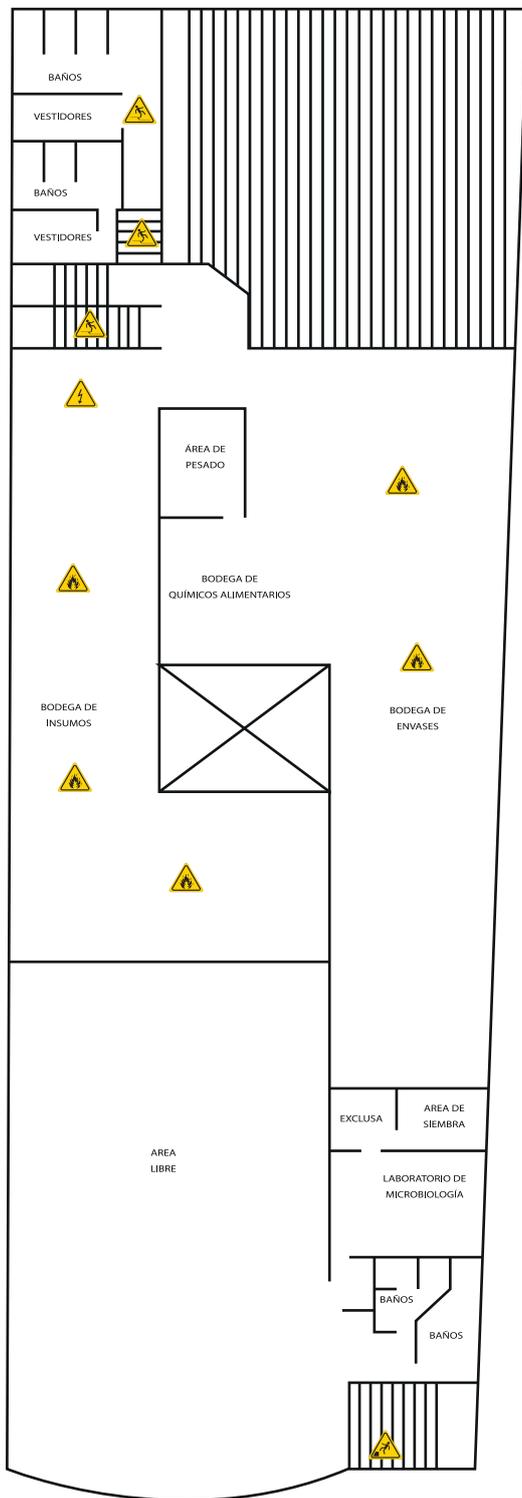

SIMBOLOGÍA	
RIESGOS	
	RUIDO
	INCENDIO
	ATRAPAMIENTO
	CAIDA A DISTINTO NIVEL
	ELÉCTRICO
	ALTAS TEMPERATURAS
	ATROPELLAMIENTO
	BAJAS TEMPERATURAS
	CAIDAS AL MISMO VIVEL
	EXPLOSIONES

<b>PLANTA DE LACTEOS SANTILLAN</b>			
<b>MAPA DE RIESGOS TERCERA BAJA</b>			
FECHA Abril del 2014	ESCALA 1 : 100	REALIZADO POR Dra. María Isabel Verdesoto	FIRMA